


工程名称	福建省第三人民医院
建设单位	福建省第三人民医院
设计单位	福建省第三人民医院
监理单位	福建省第三人民医院
施工单位	福建省第三人民医院
审核人	福建省第三人民医院
审核日期	福建省第三人民医院
审核人	福建省第三人民医院
审核日期	福建省第三人民医院
审核人	福建省第三人民医院
审核日期	福建省第三人民医院

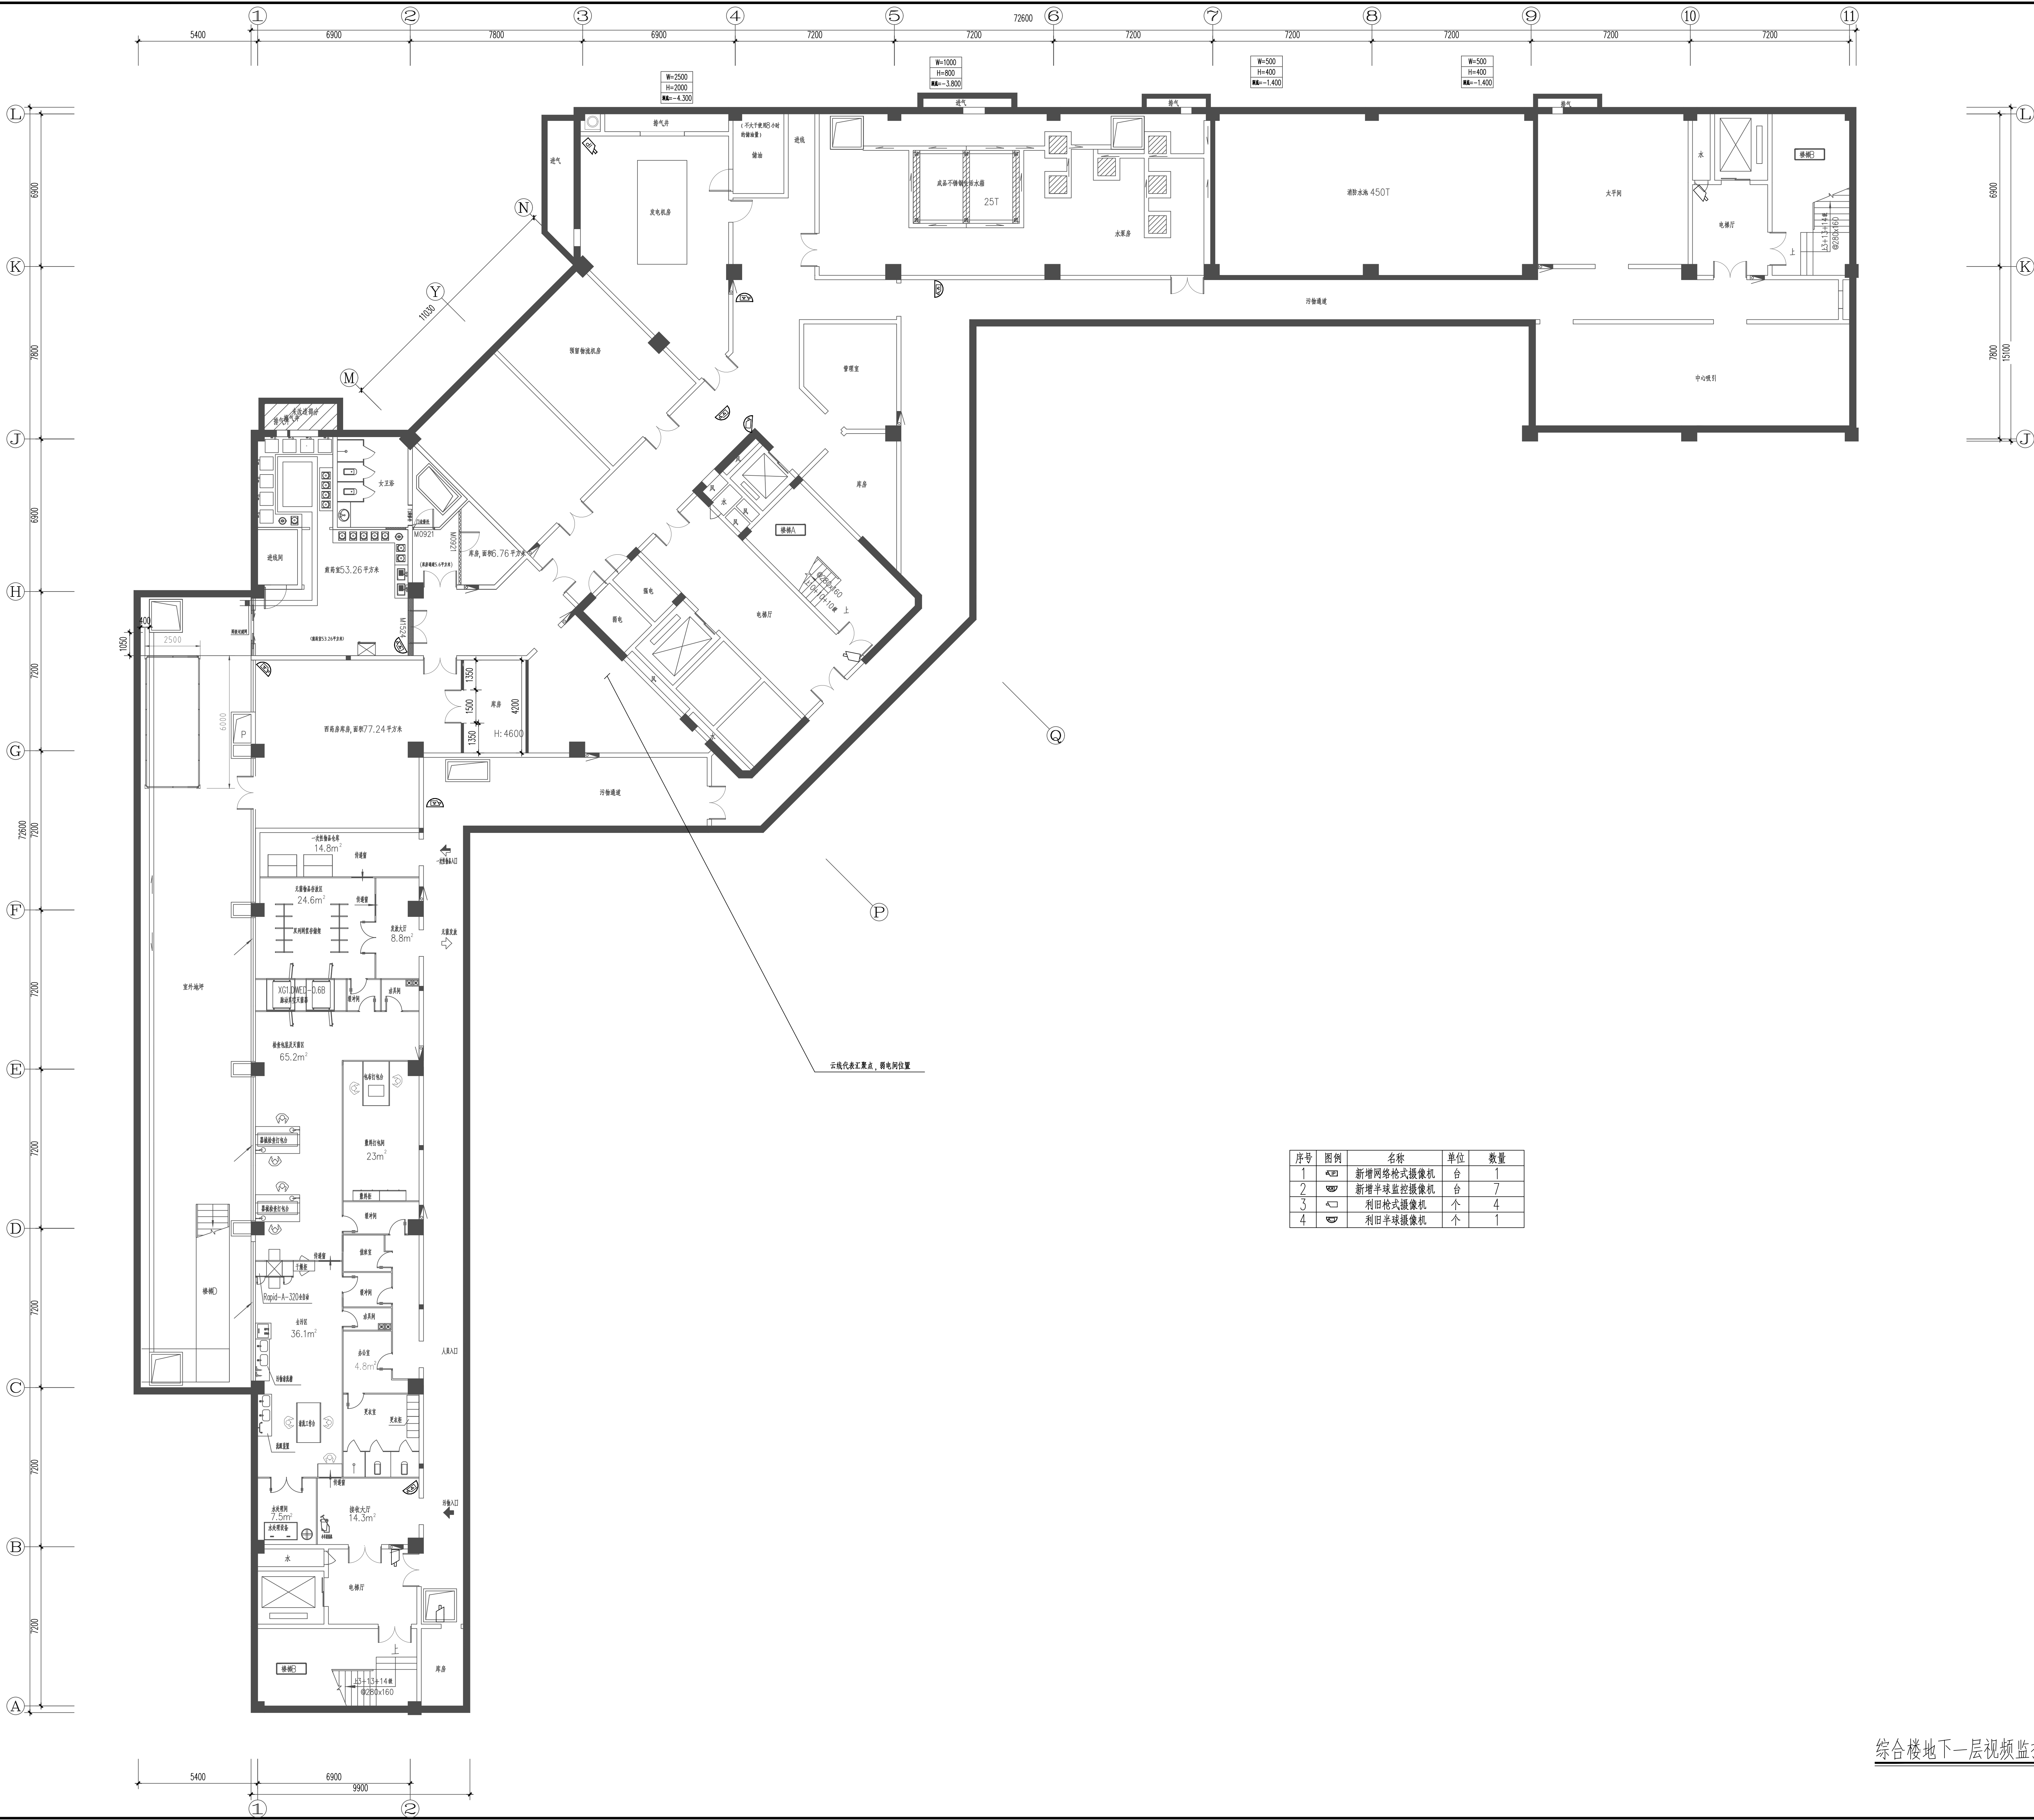

序号	图例	名称	单位	数量
1	A	新增网络枪式摄像机	台	1
2	B	新增半球监控摄像机	台	7
3	C	利旧枪式摄像机	个	4
4	D	利旧半球摄像机	个	1

综合楼地下一层视频监控平面图 1:100

备注

施工图审查批准单位

施工图审查批准书证号

图纸专用章

工程名称

福建省第三人民医院
视频监控改造提升项目

建设单位

福建省第三人民医院

审定

工程负责人

专业负责人

审核

校对

设计

制图

图名

综合楼地下一层视频监控平面图

工程编号

日期

2024.1


图例

智施

版本号

V2.0

专业	姓名	日期	专业	姓名	日期
建筑			暖通		
结构			电气		
水			暖		

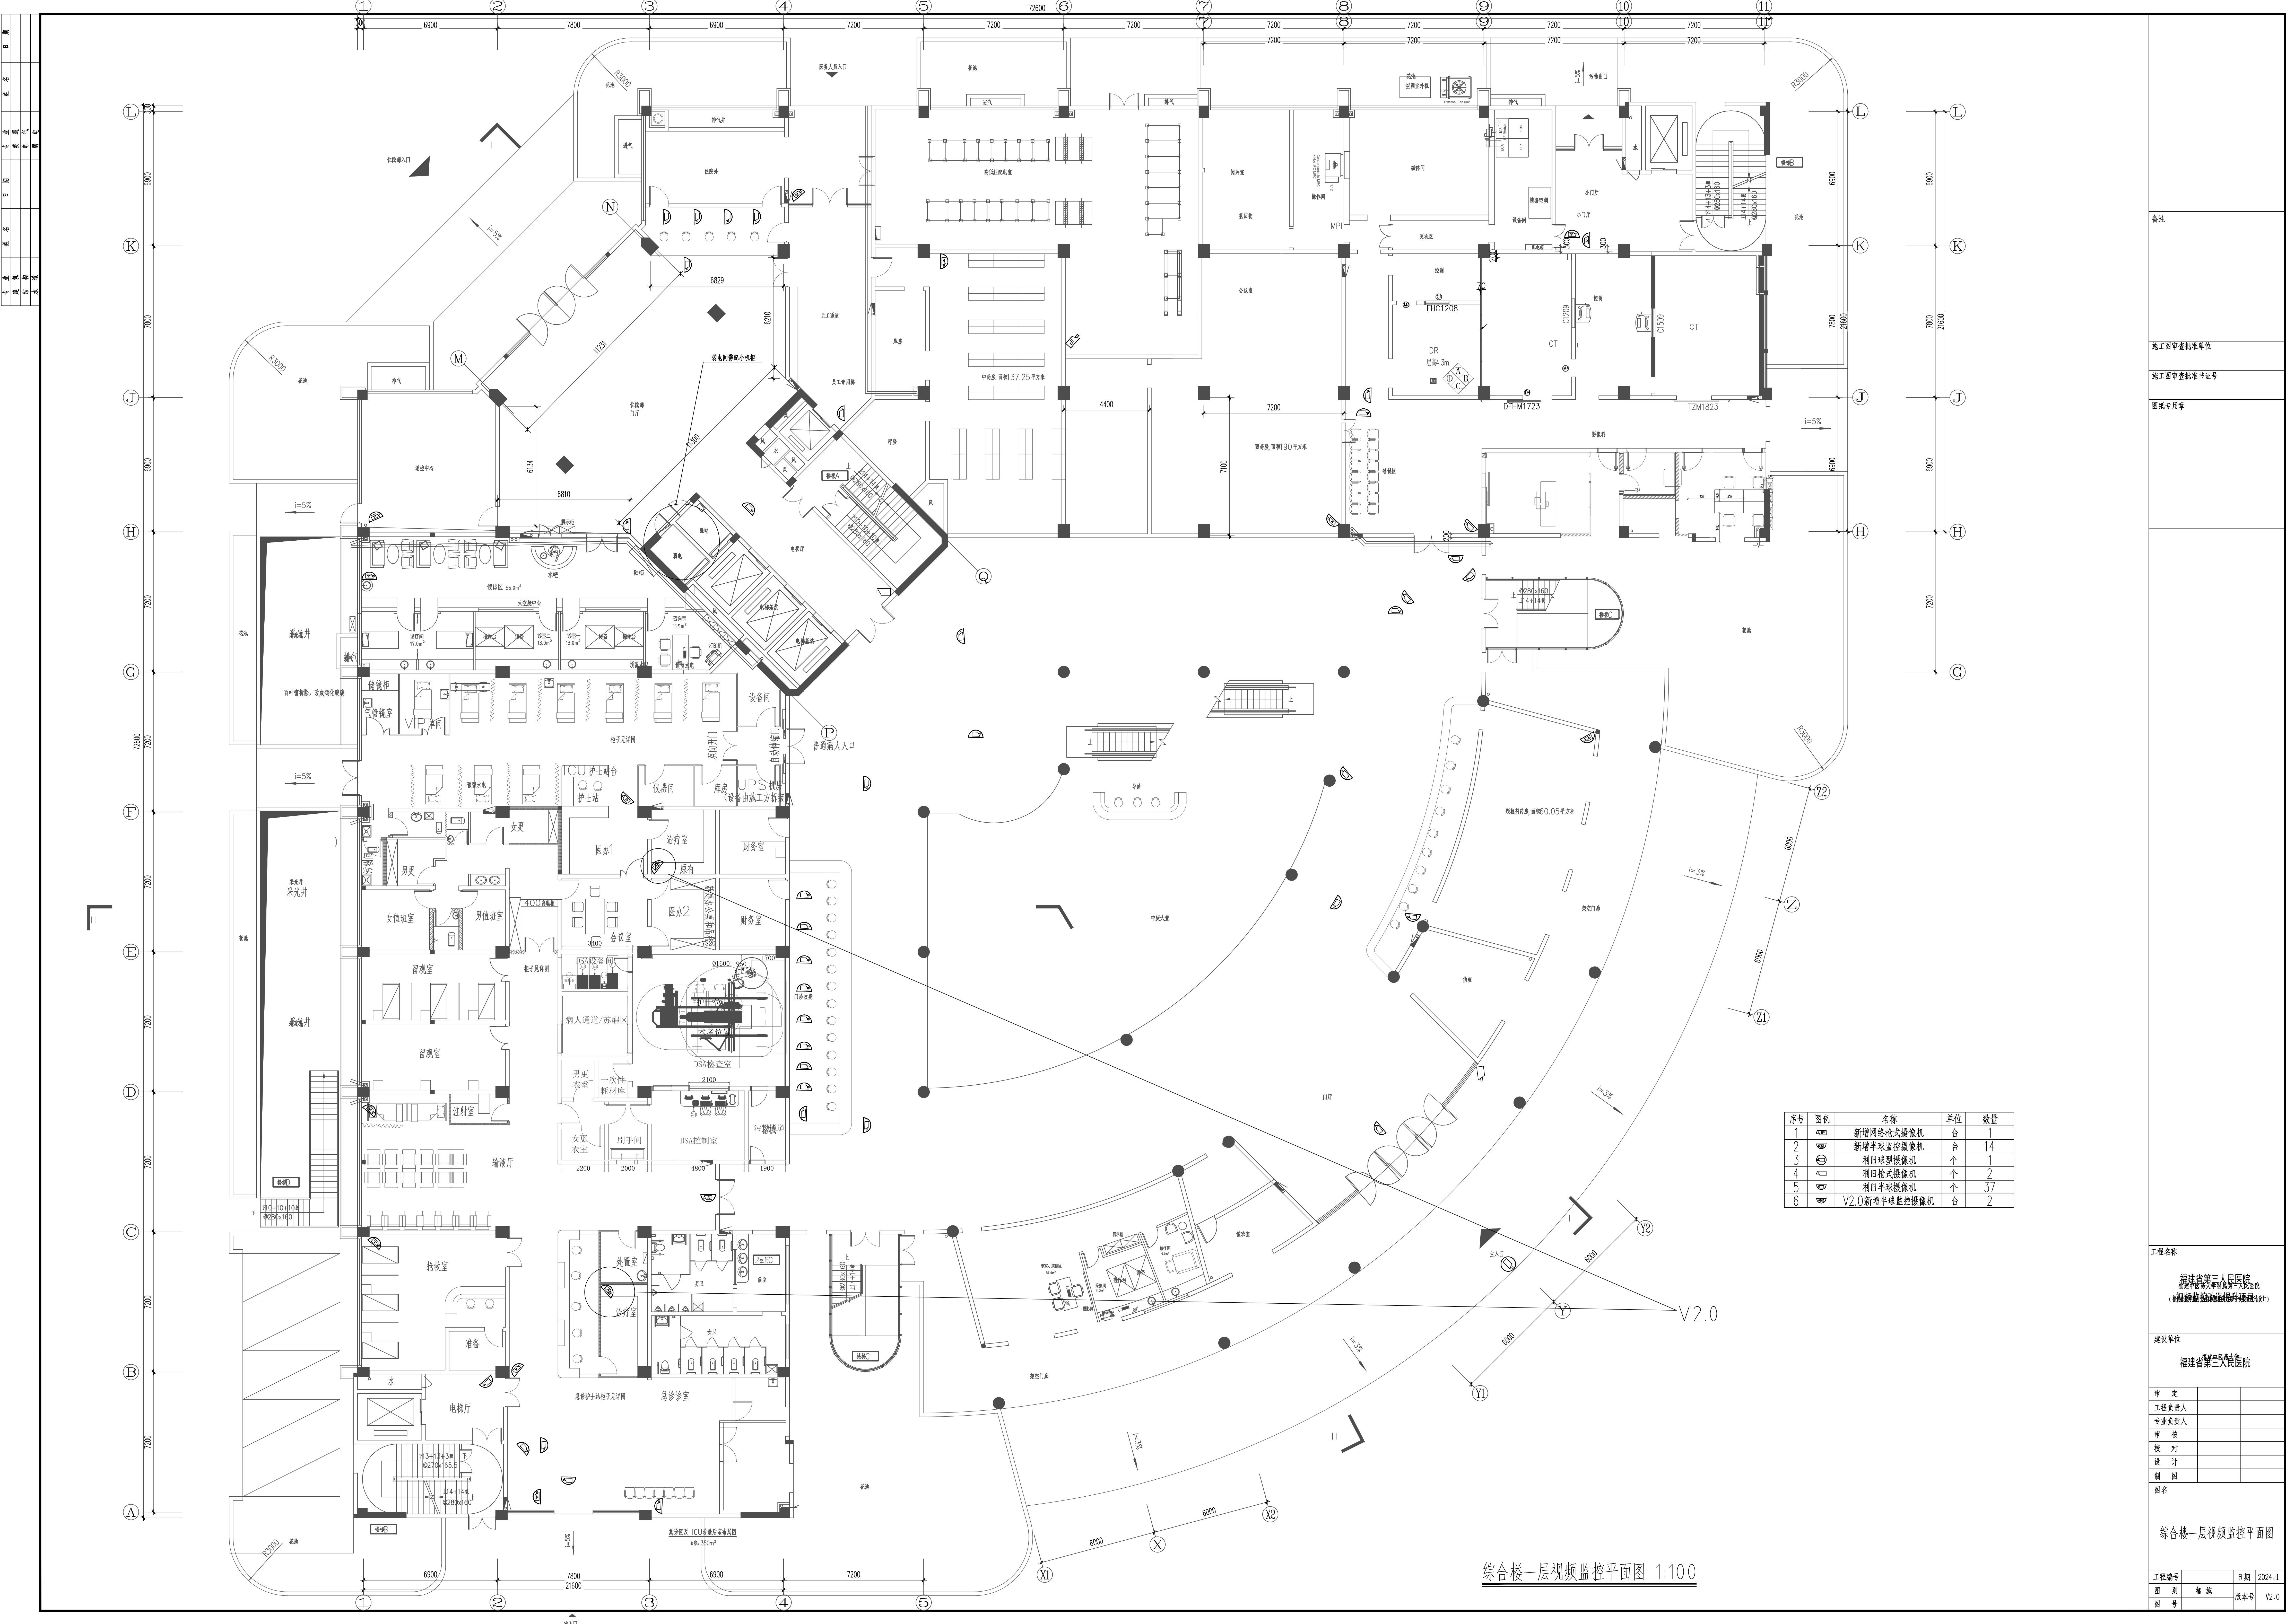


备注

施工图审查批准单位
施工图审查批准证书号
图纸专用章

工程名称			
福建省第三人民医院 福建医学大学附属第三人民医院 (福建省第三人民医院 新建综合楼)			
建设单位			
福建省第三人民医院			
审 定			
工程负责人			
专业负责人			
审 核			
校 对			
设 计			
制 图			
图名			
综合楼一层视频监控平面图			
工程编号		日期	2024-1
图 册	智 惠	版本号	V2.0

专业名称	姓名	日期	专业名称	姓名	日期
建筑类			管道工		
给排水			电气		
			制冷		

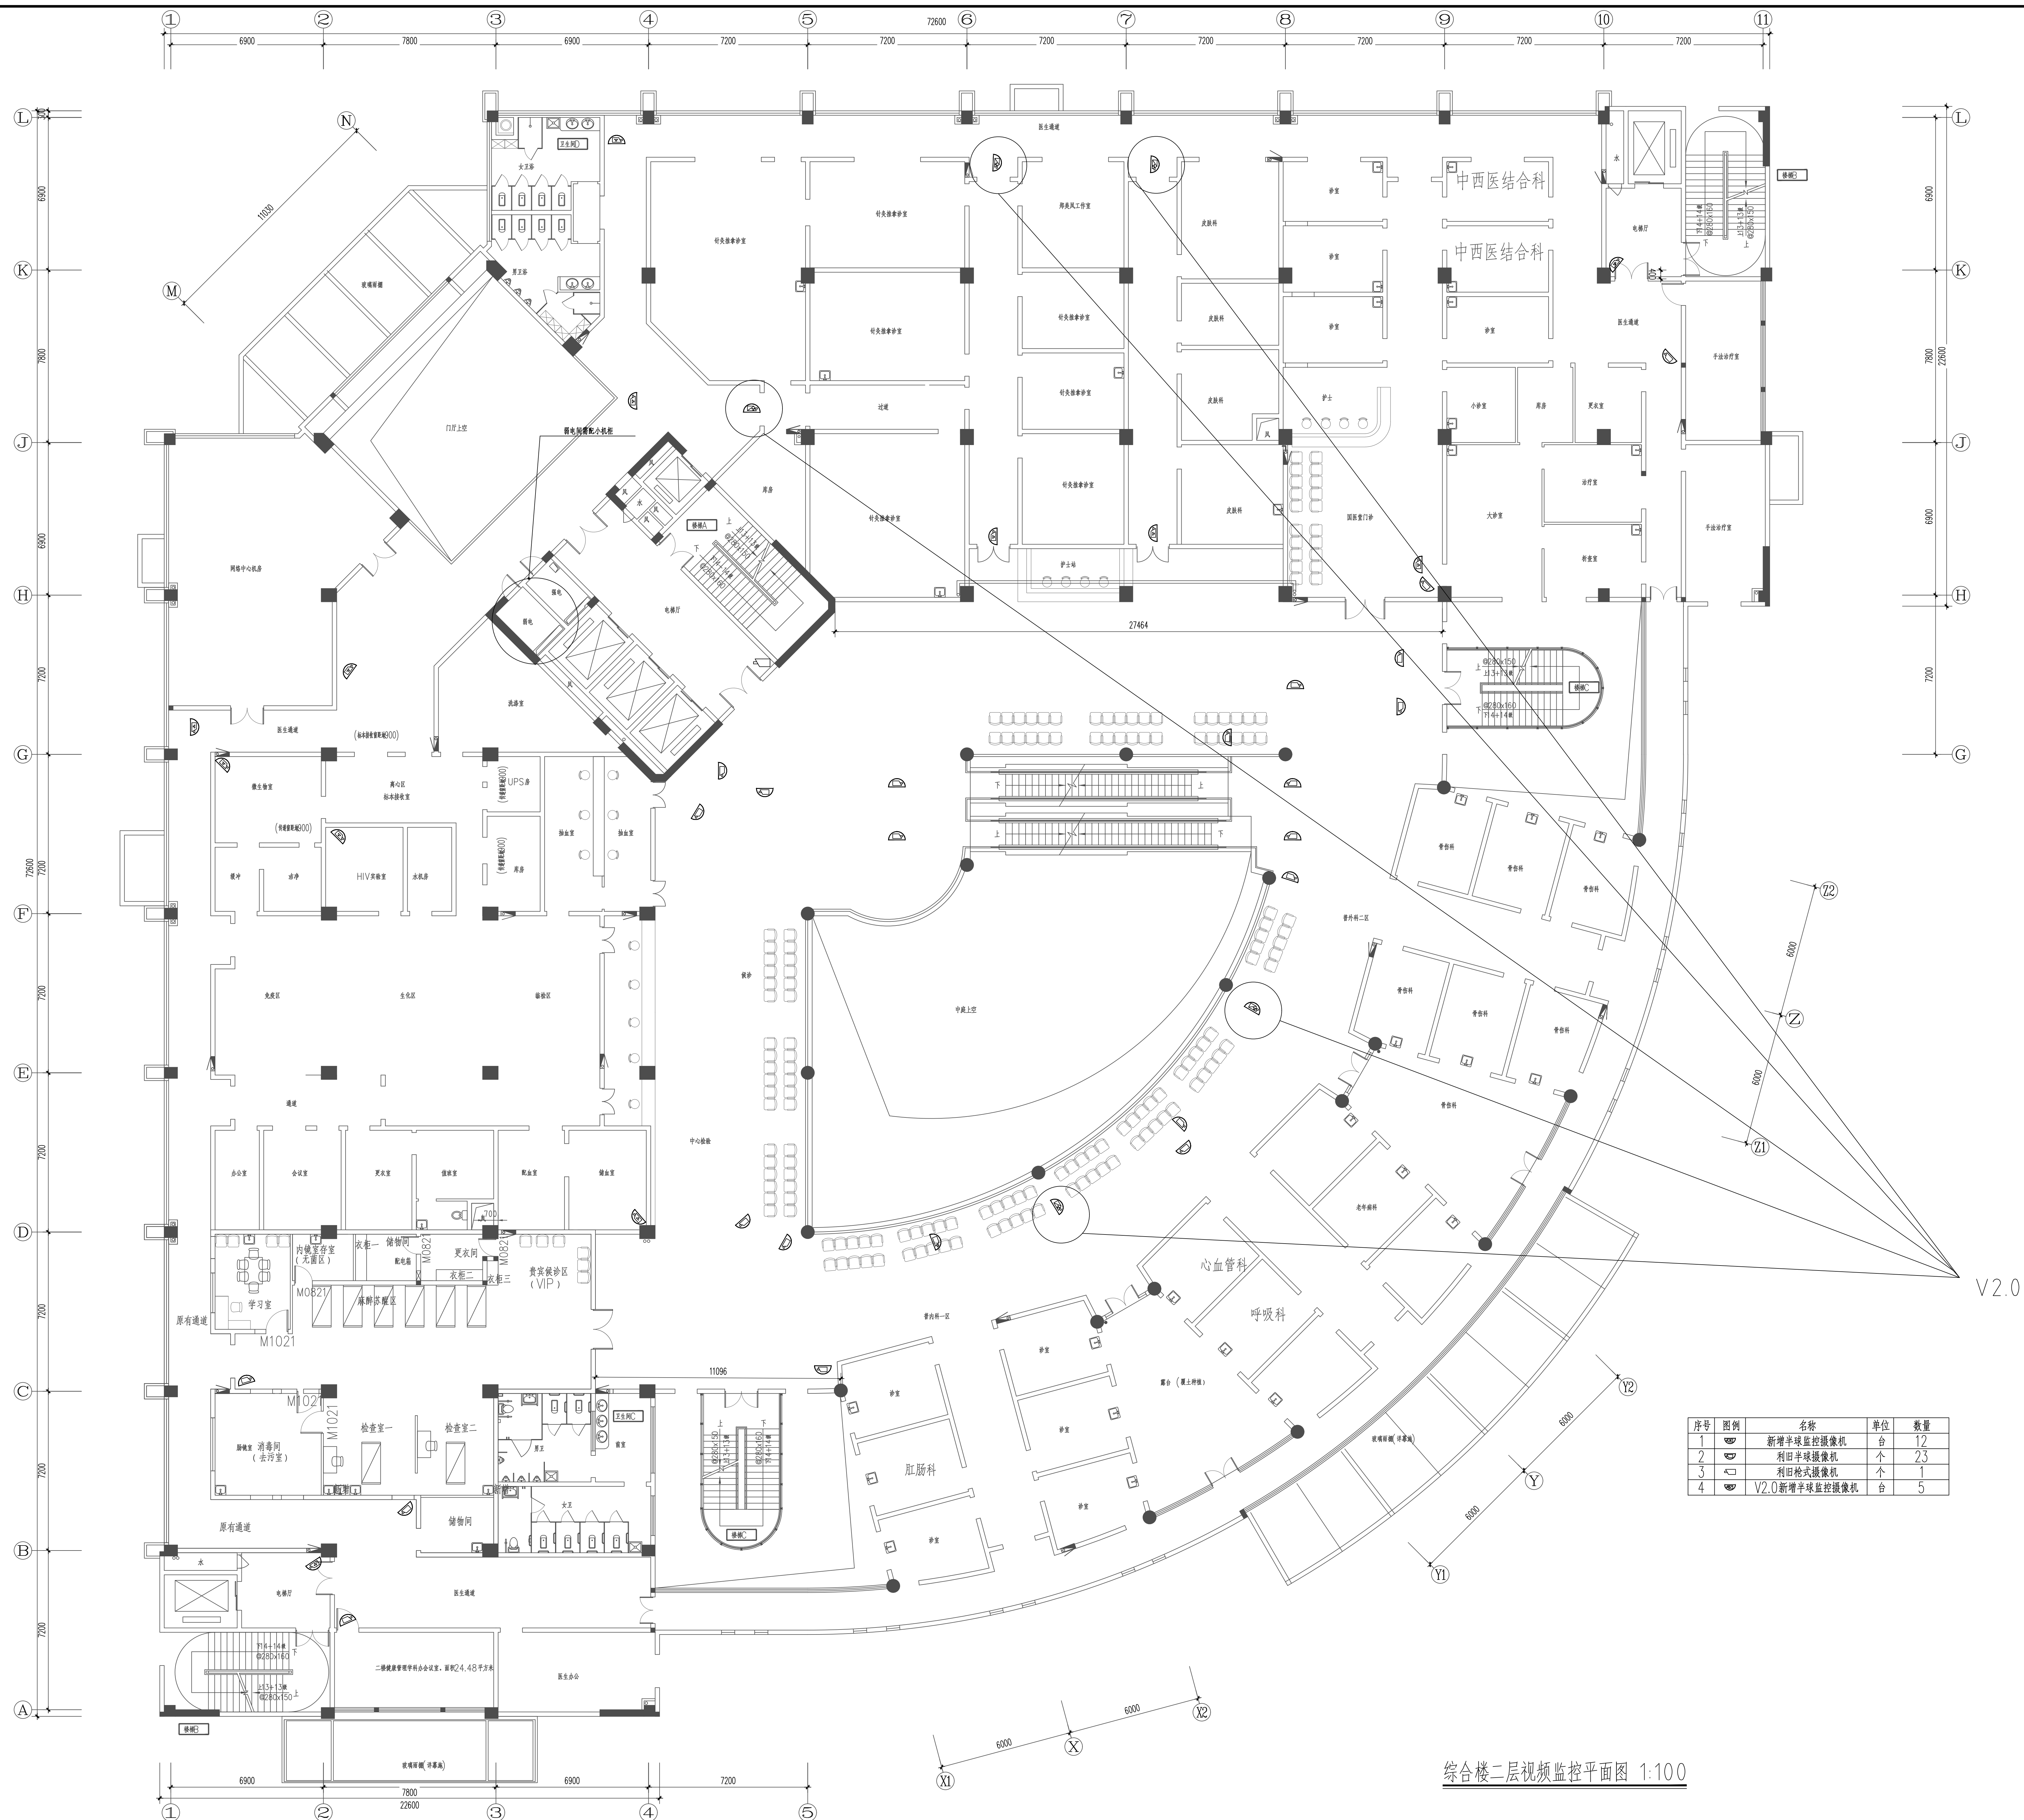[illegible]

工程名称	
------	--

福建省第三人民医院
福建中医药大学附属第三人民医院
(视频监控系统改造提升项目)

建设单位
福建省第二人民医院


审 定		
工程负责人		
专业负责人		
审 核		
校 对		
设 计		
制 图		
图名		

综合楼二层视频监控平面图

工程编号		日期	2024.1
图 则	智 施	版本号	V2.0
图 号			

综合楼二层视频监控平面图 1:100

工程名称	福建第二医院
建设单位	福建省第二人民医院
设计单位	福建省建筑设计研究院
审核人	林强
审核日期	2024.1
审核人	林强
审核日期	2024.1
审核人	林强
审核日期	2024.1
审核人	林强
审核日期	2024.1

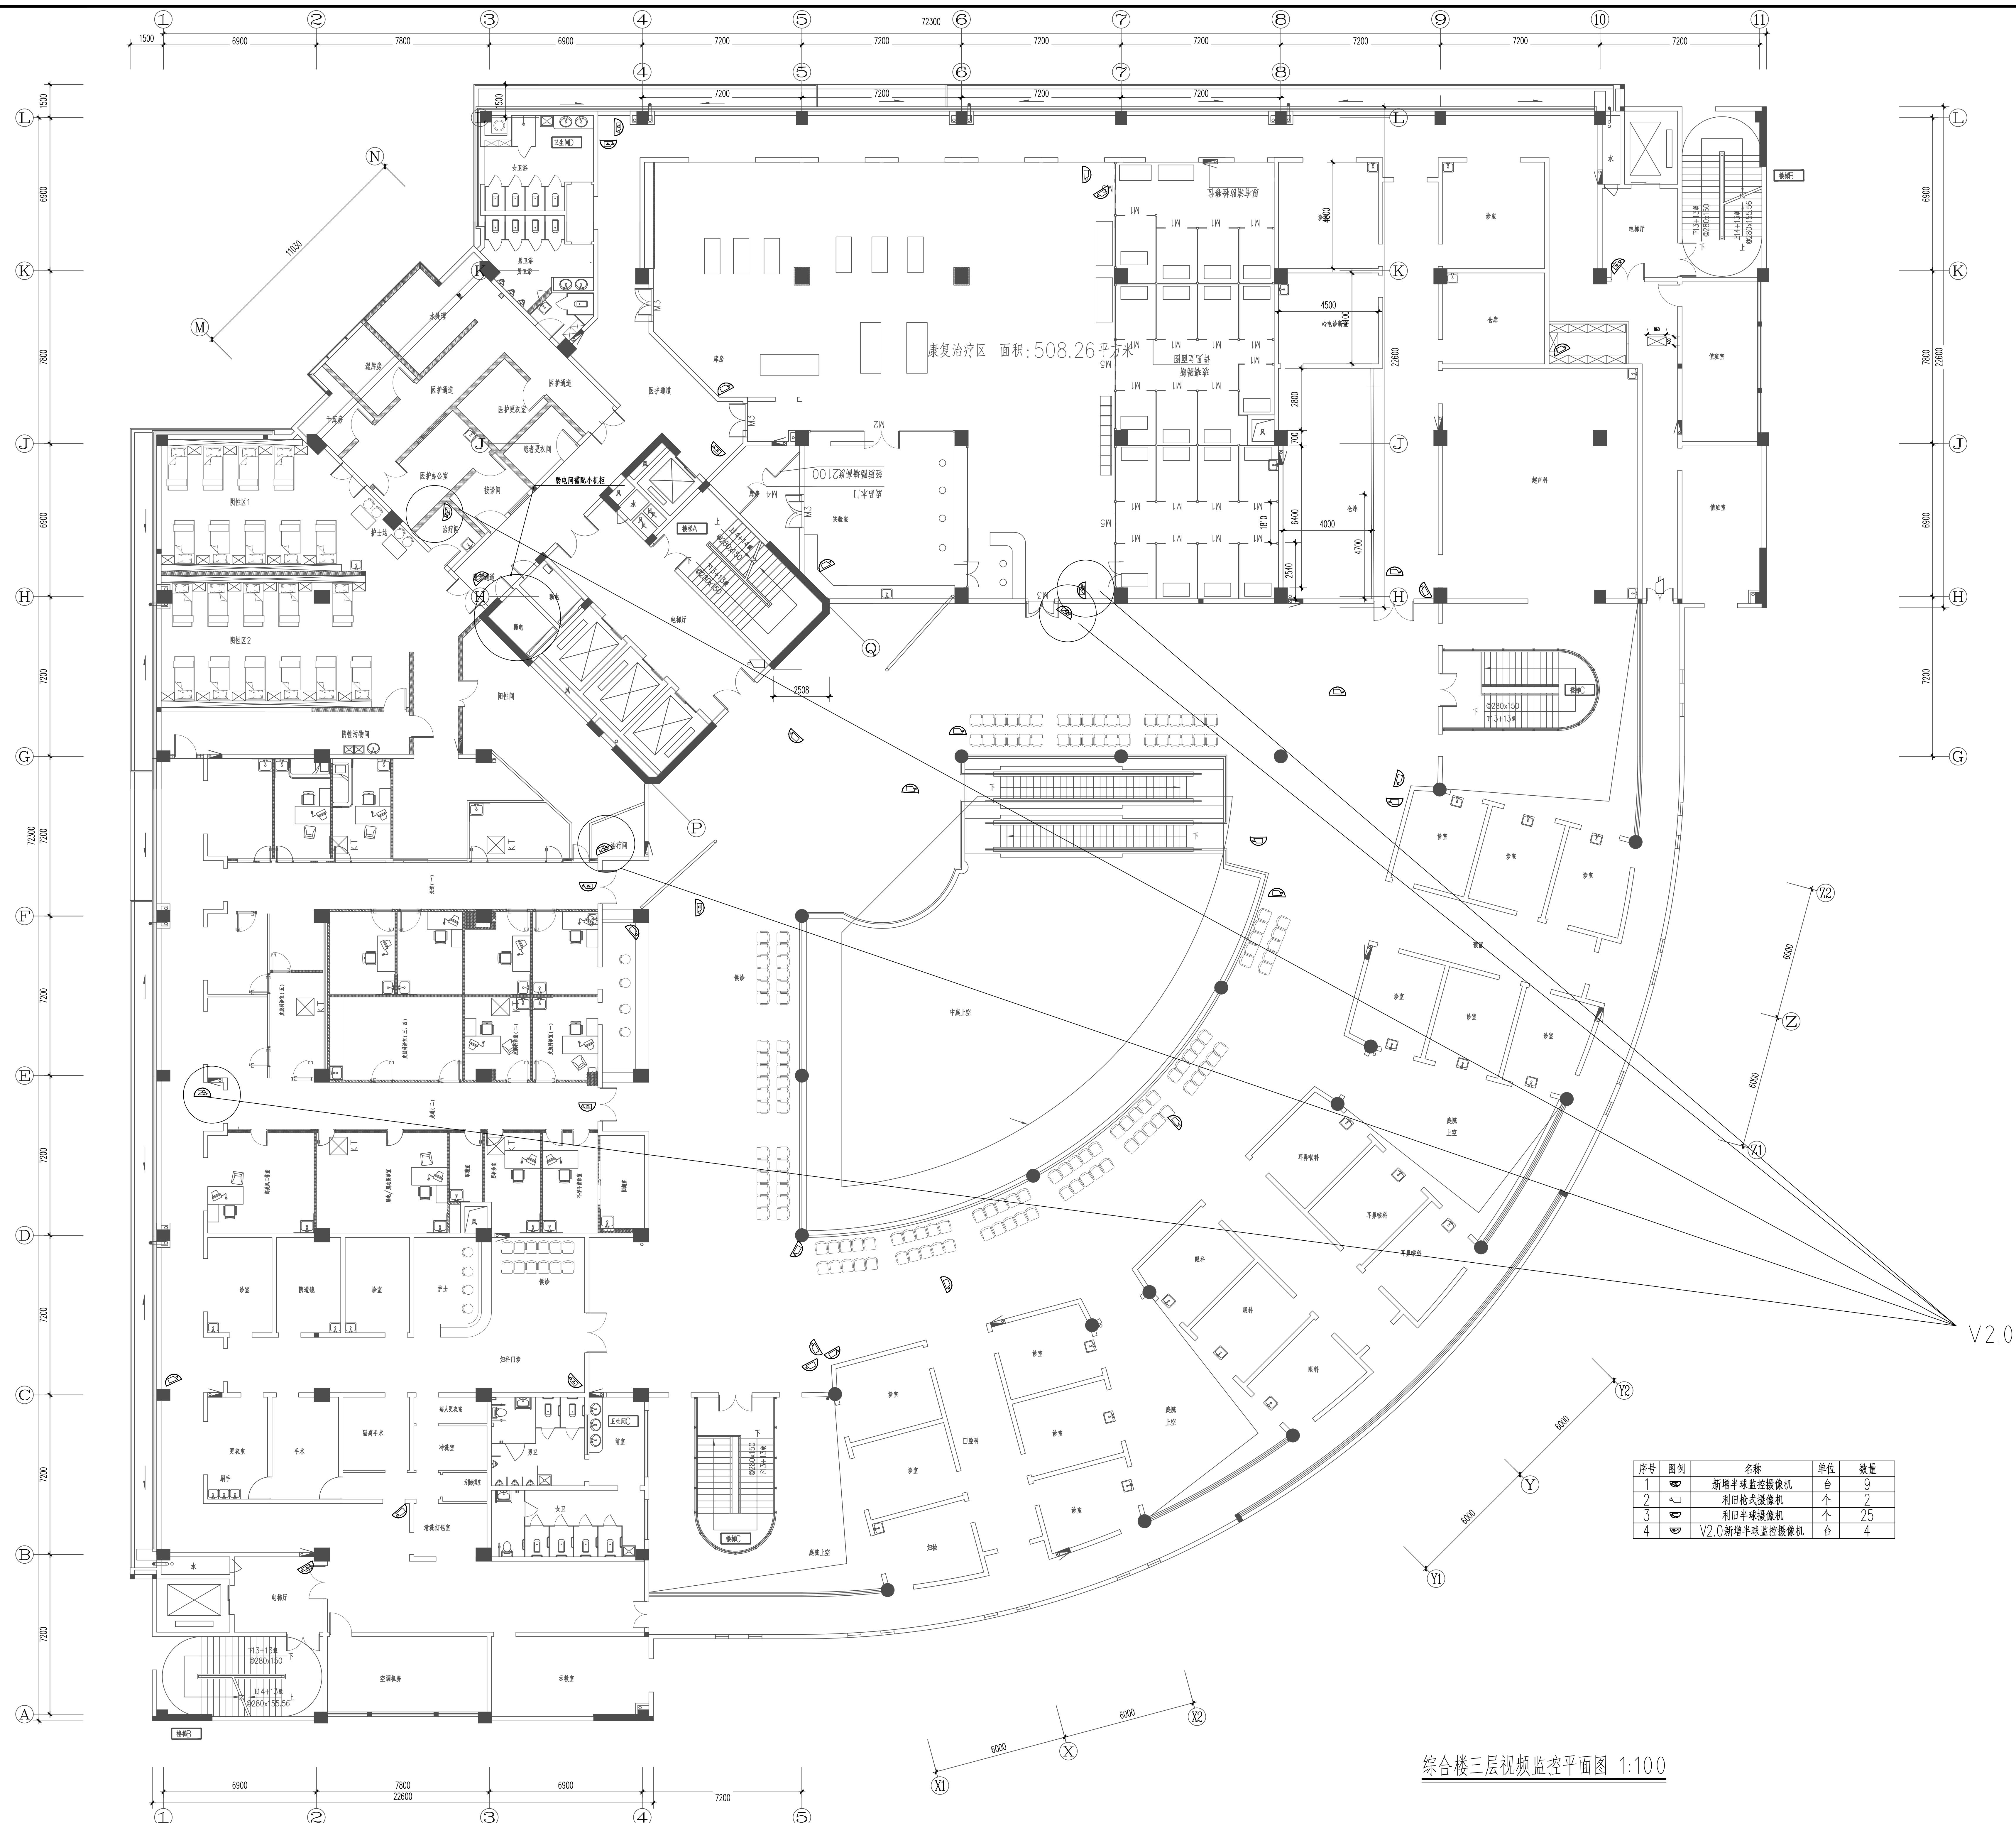

综合楼三层视频监控平面图 1:100

备注

施工图审查批准单位

施工图审查批准书证号

图纸专用章

工程名称

福建省第二人民医院
福建省第二人民医院
(福建省第二人民医院)

建设单位

福建省第二人民医院

审定

工程负责人

专业负责人

审核

校对

设计

制图

图名

综合楼三层视频监控平面图


工程编号

图号


日期 2024.1

版本 V2.0

专业	姓名	日期	专业	姓名	日期
建筑			暖通		
结构			电气		
水利			给水		

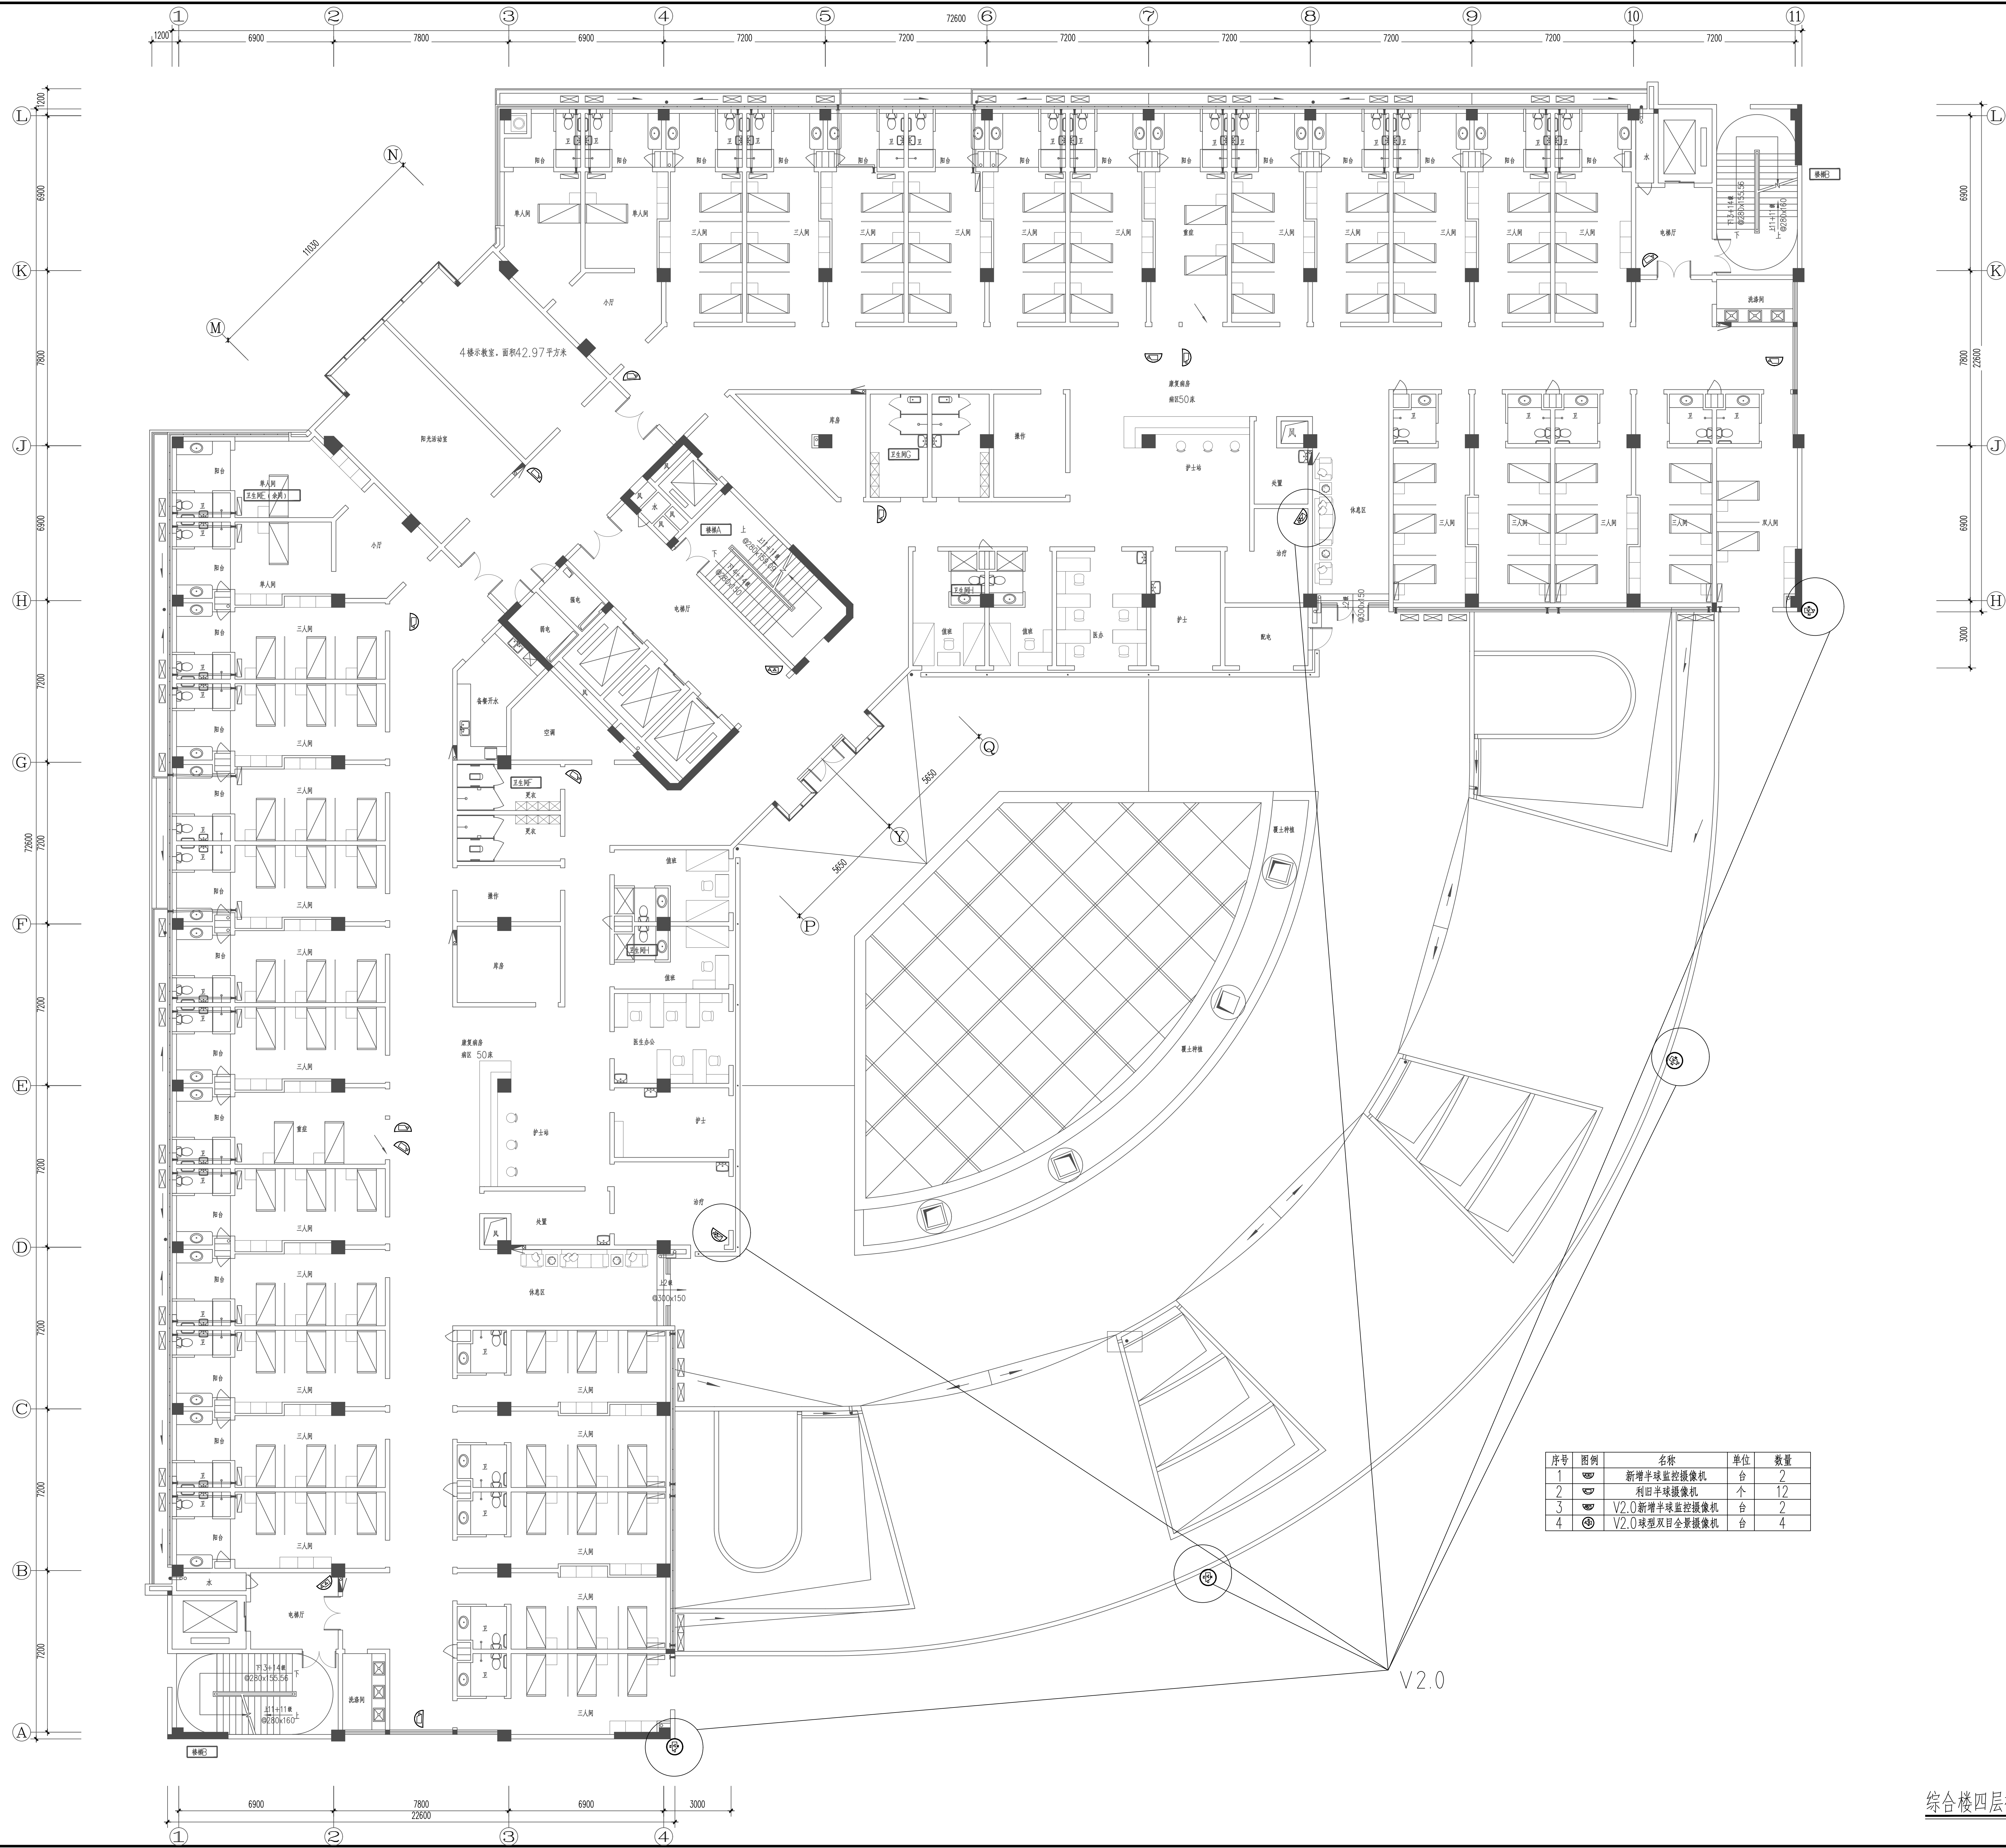[illegible]

专 士	姓 名	日 期	专 士	姓 名	日 期
建 造			酸 碱		
造 船			气 体		
水 泥			磁 学		

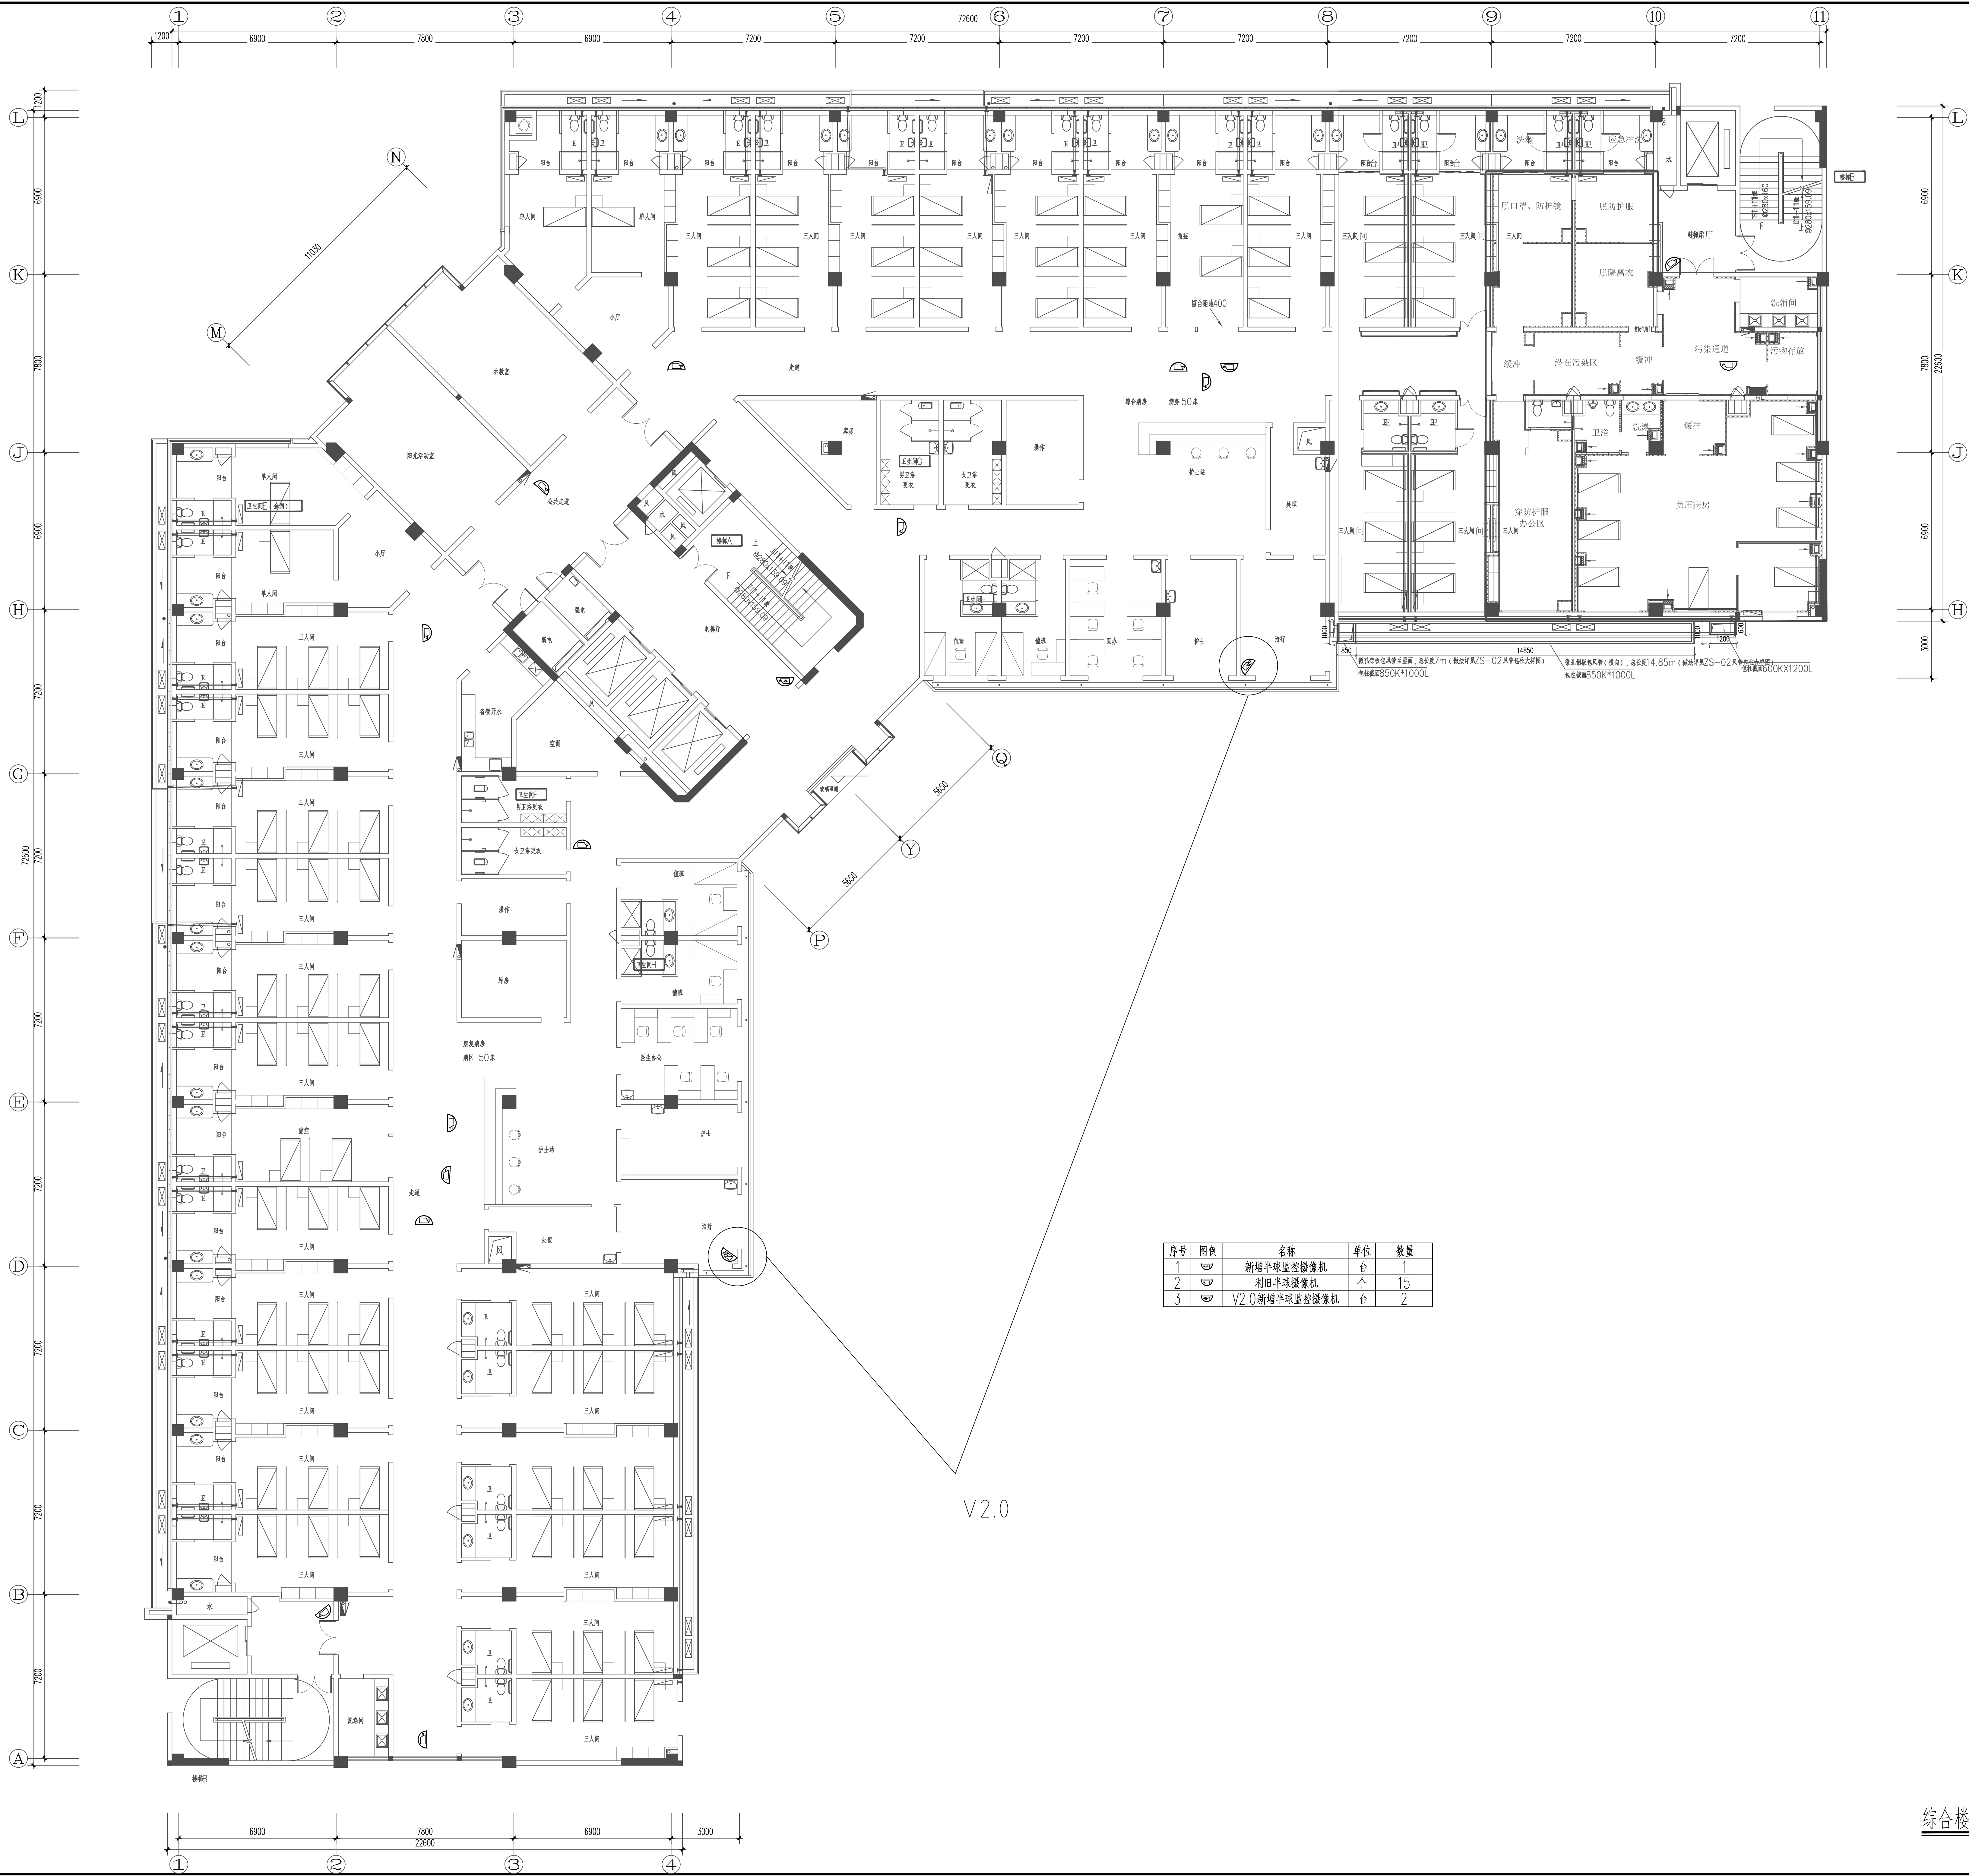
[illegible]

工程名称			
福建省第三人民医院 福建中医药大学附属第三人民医院 (福建省妇幼保健院(福建医科大学附属第三医院))			
建设单位			
福建省妇幼保健院 福建中医药大学附属第三人民医院			
审 定			
工程负责人			
专业负责人			
审 核			
校 对			
设 计			
制 图			
署名			
综合楼五层视频监控系统平面图			
工程编号	日期	2024-1	
图 号	智 施	版本号	V2.0

工程名称	福建省第三人民医院
建设单位	福建省第三人民医院
设计单位	福建省第三人民医院
监理单位	福建省第三人民医院
施工单位	福建省第三人民医院
审核人	
审核日期	
审核人	
审核日期	
审核人	
审核日期	



备注		
施工审查批准单位		
施工审查批准书证号		
图纸专用章		
工程名称		
福建省第三人民医院 视频监控改造提升项目		
建设单位		
福建省第三人民医院		
审 定		
工程负责人		
专业负责人		
审 核		
校 对		
设 计		
制 图		
图名	综合楼六层视频监控平面图	
工程编号		日期 2024.1
图 则	智 施	版本号 V2.0
图 号		

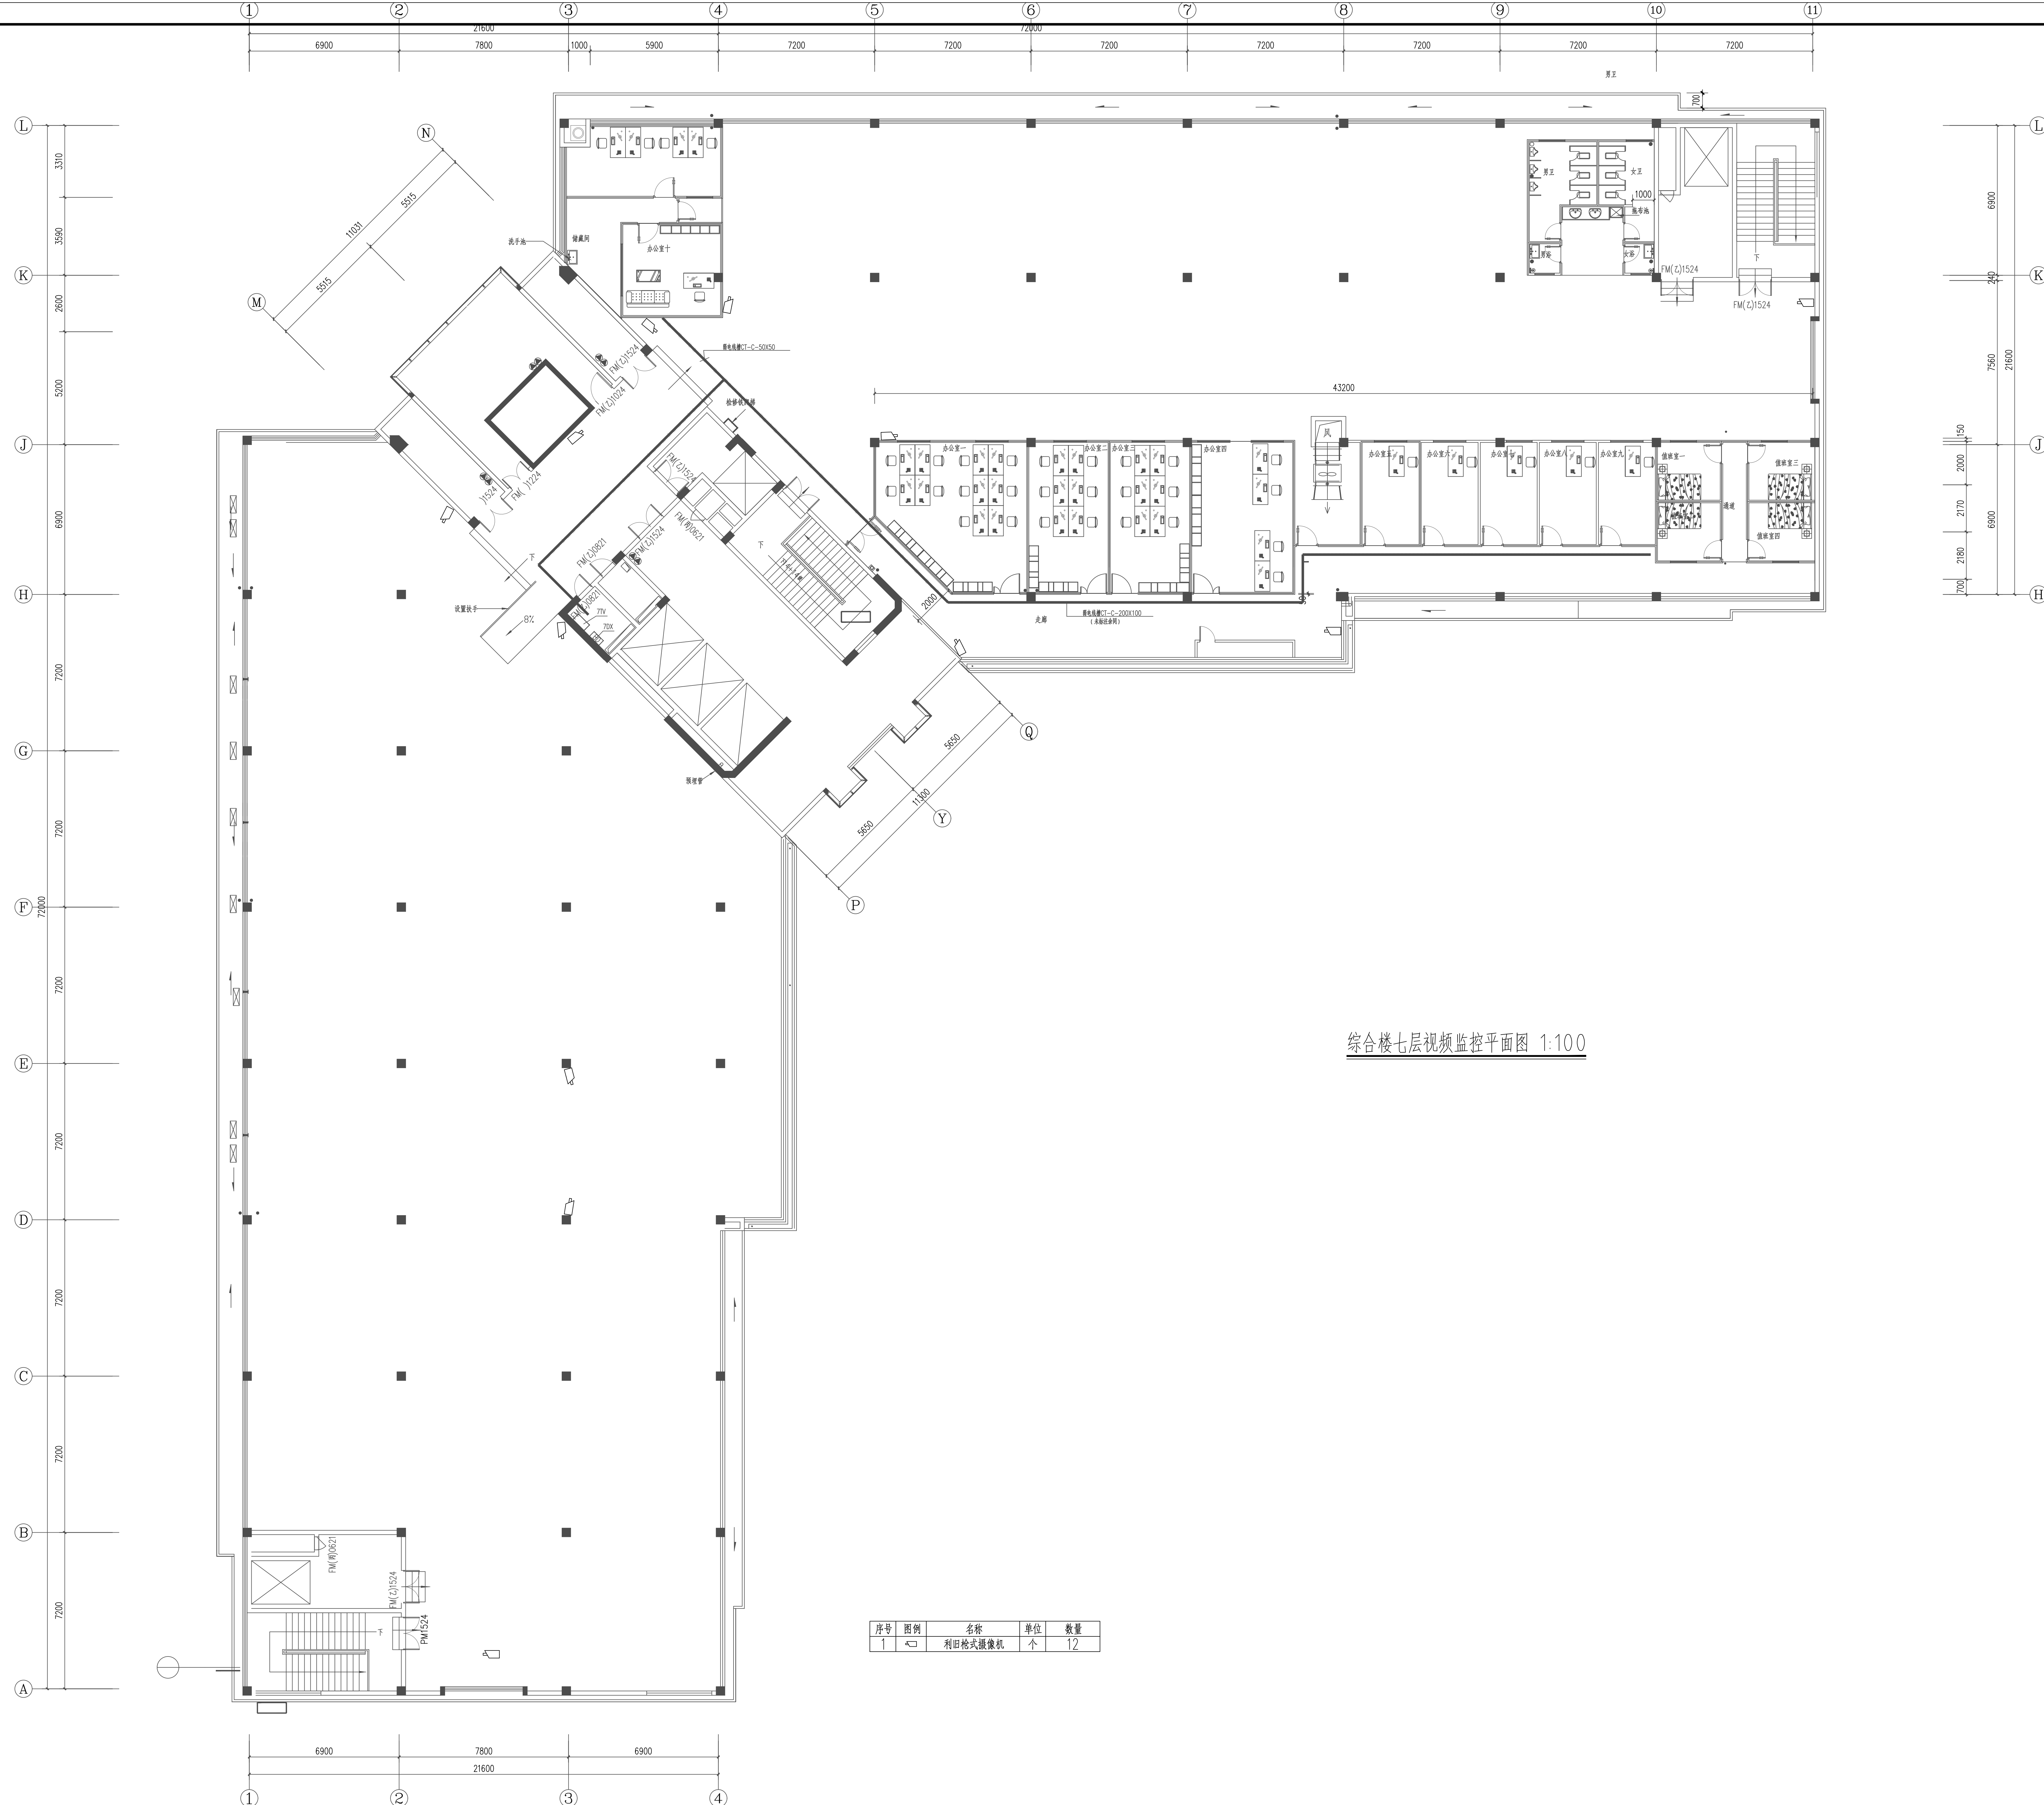

综合楼七层视频监控平面图 1:100

备注	
----	--

施工图审查批准单位

施工图审查批准书证号

图纸专用章

工程名称	
------	--

福建省第三人民医院
视频监控改造提升项目


建设单位
福建省第三人民医院

审 定		
工程负责人		
专业负责人		
审 核		
校 对		
设 计		
制 图		
图名		

综合楼七层视频监控平面图

工程编号		日期	2024.1
图 列	智 施	版本号	V2.0
图 号			


专业	姓名	日期	专业	姓名	日期
建筑			暖通		
结构			电气		
水暖			弱电		

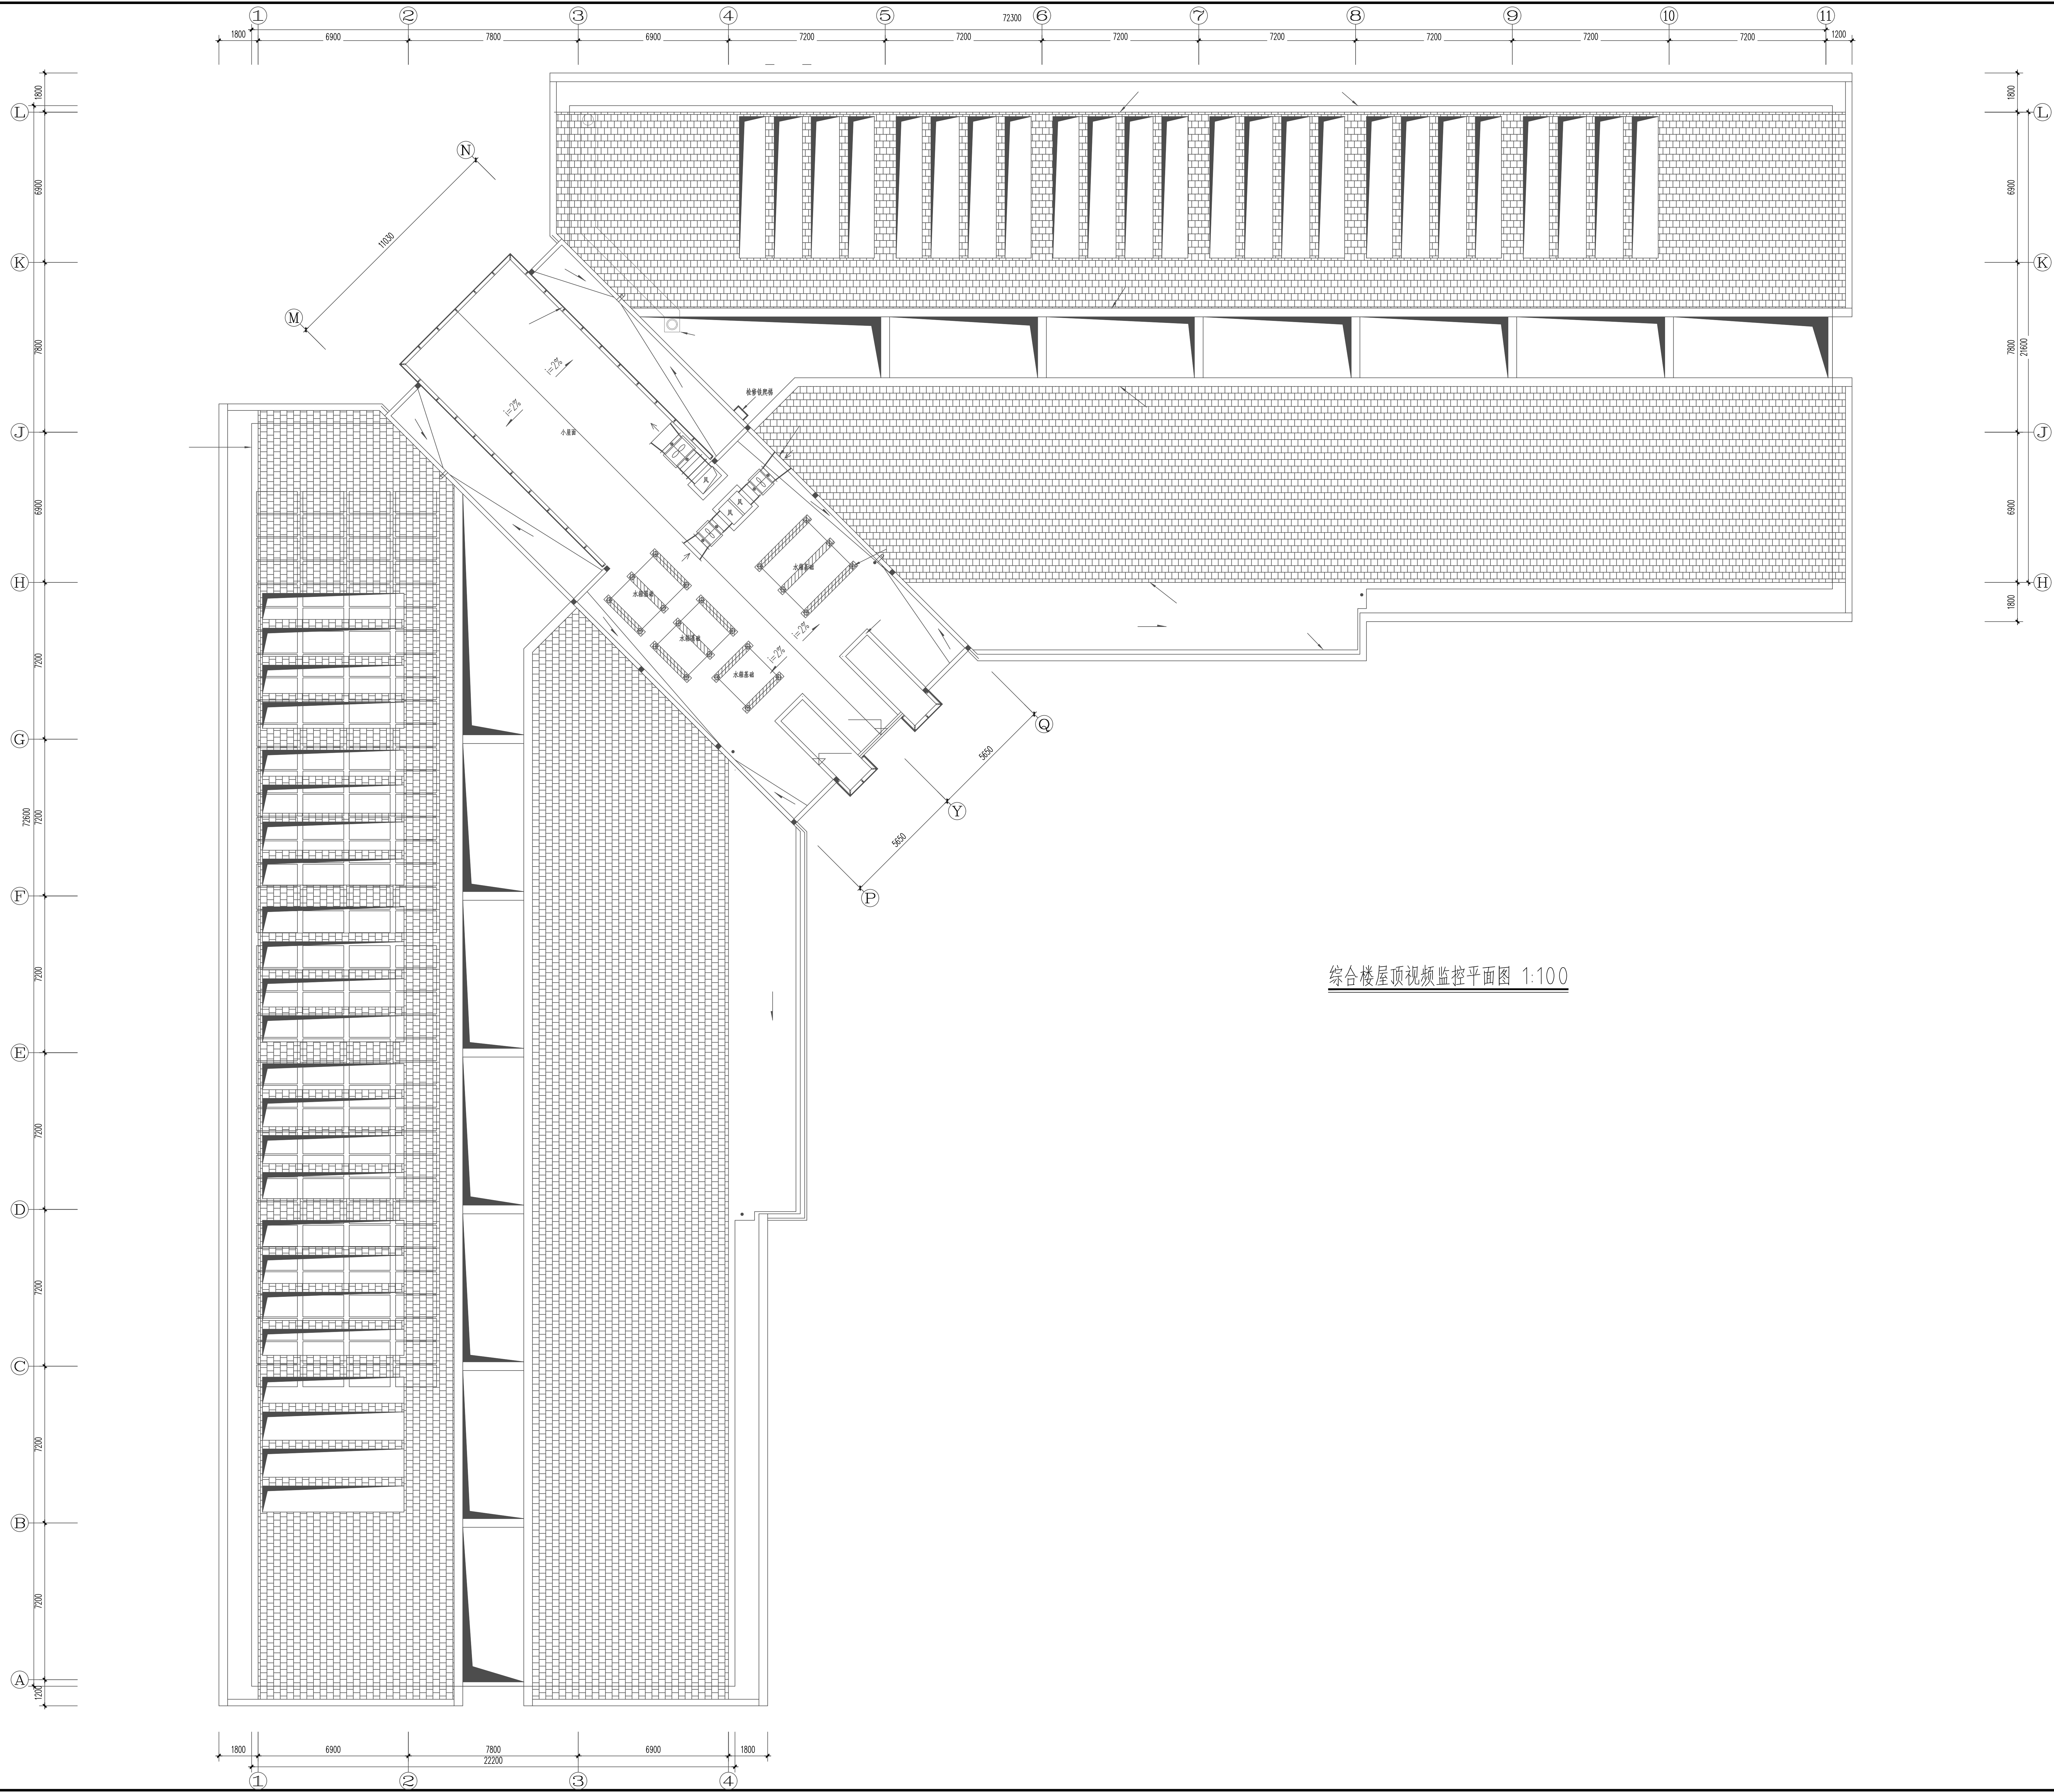

综合楼屋顶视频监控平面图 1:100

[illegible]

专业	日期	姓名	专业	日期	姓名
审核			审核		
设计			设计		
制图			制图		
校对			校对		
审核			审核		
审批			审批		

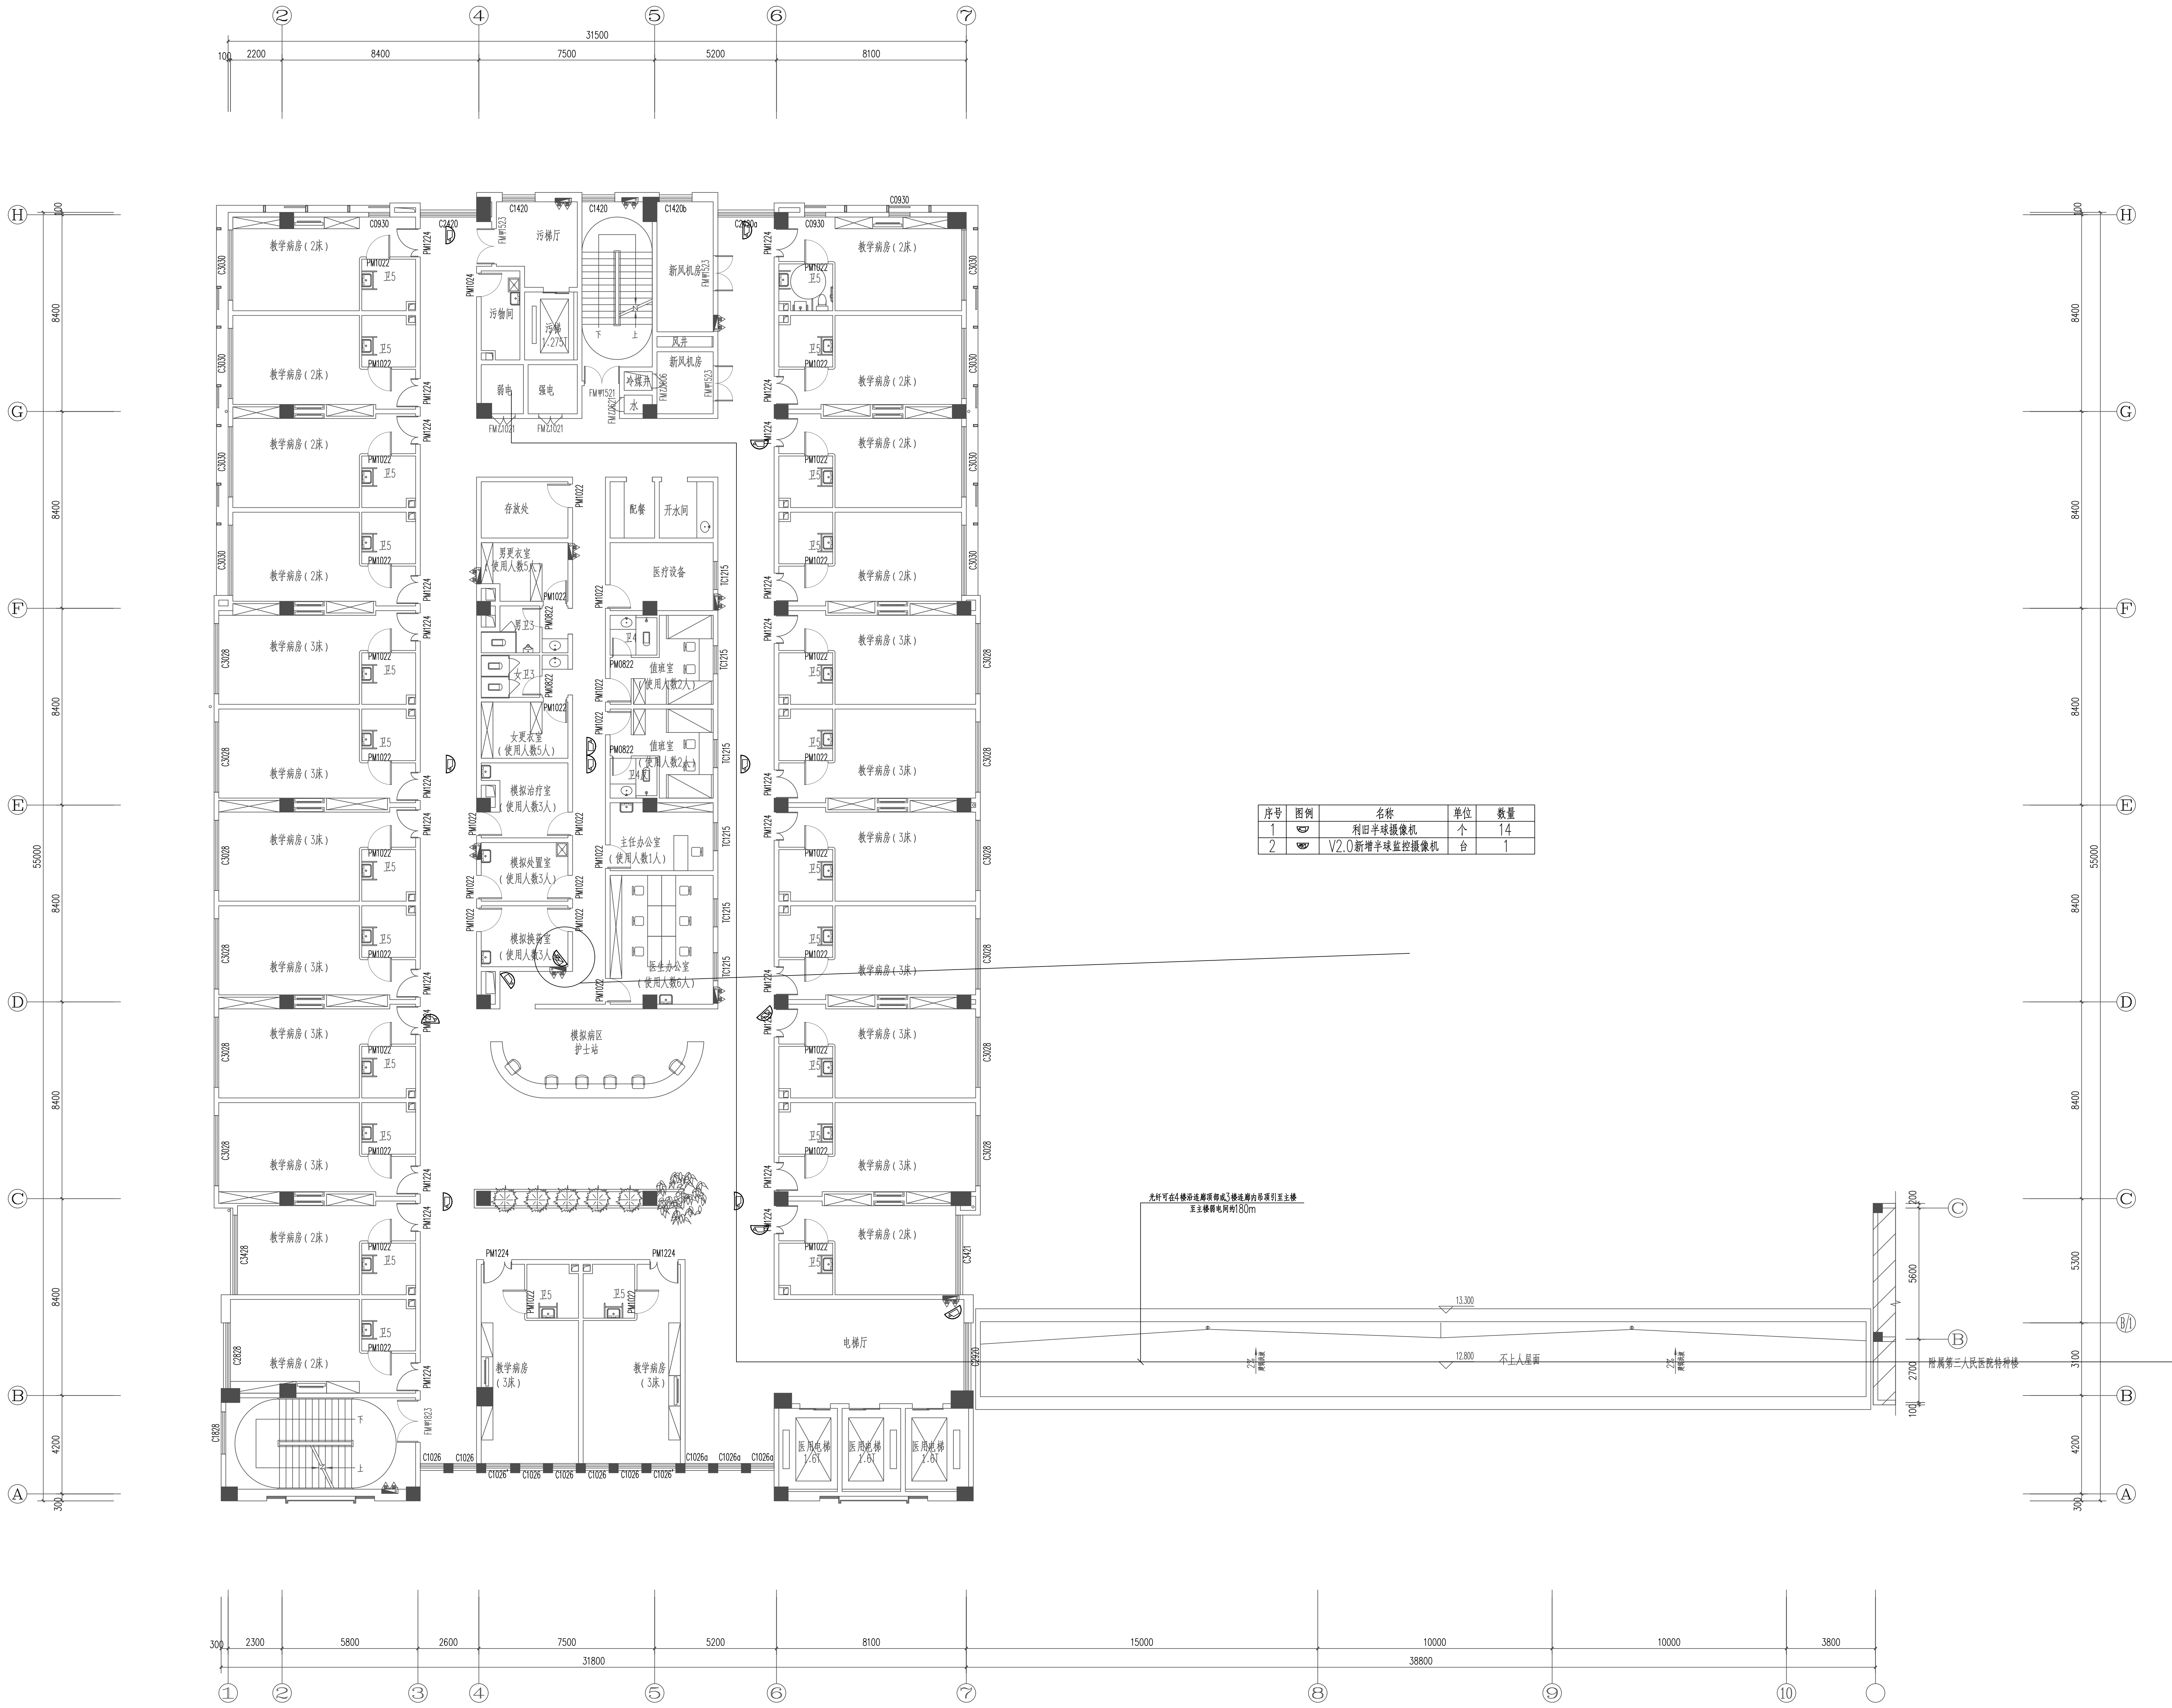

备注		
施工图审查批准单位		
施工图审查批准书证号		
图纸专用章		
工程名称		
福建省第三人民医院 视频监控改造提升项目		
建设单位		
福建省第三人民医院		
审 定		
工程负责人		
专业负责人		
审 核		
校 对		
设 计		
制 图		
图名		
实训楼四层视频监控平面图		
工程编号		日期 2024.1
图 则	智 施	版本号 V2.0
图 号		

